


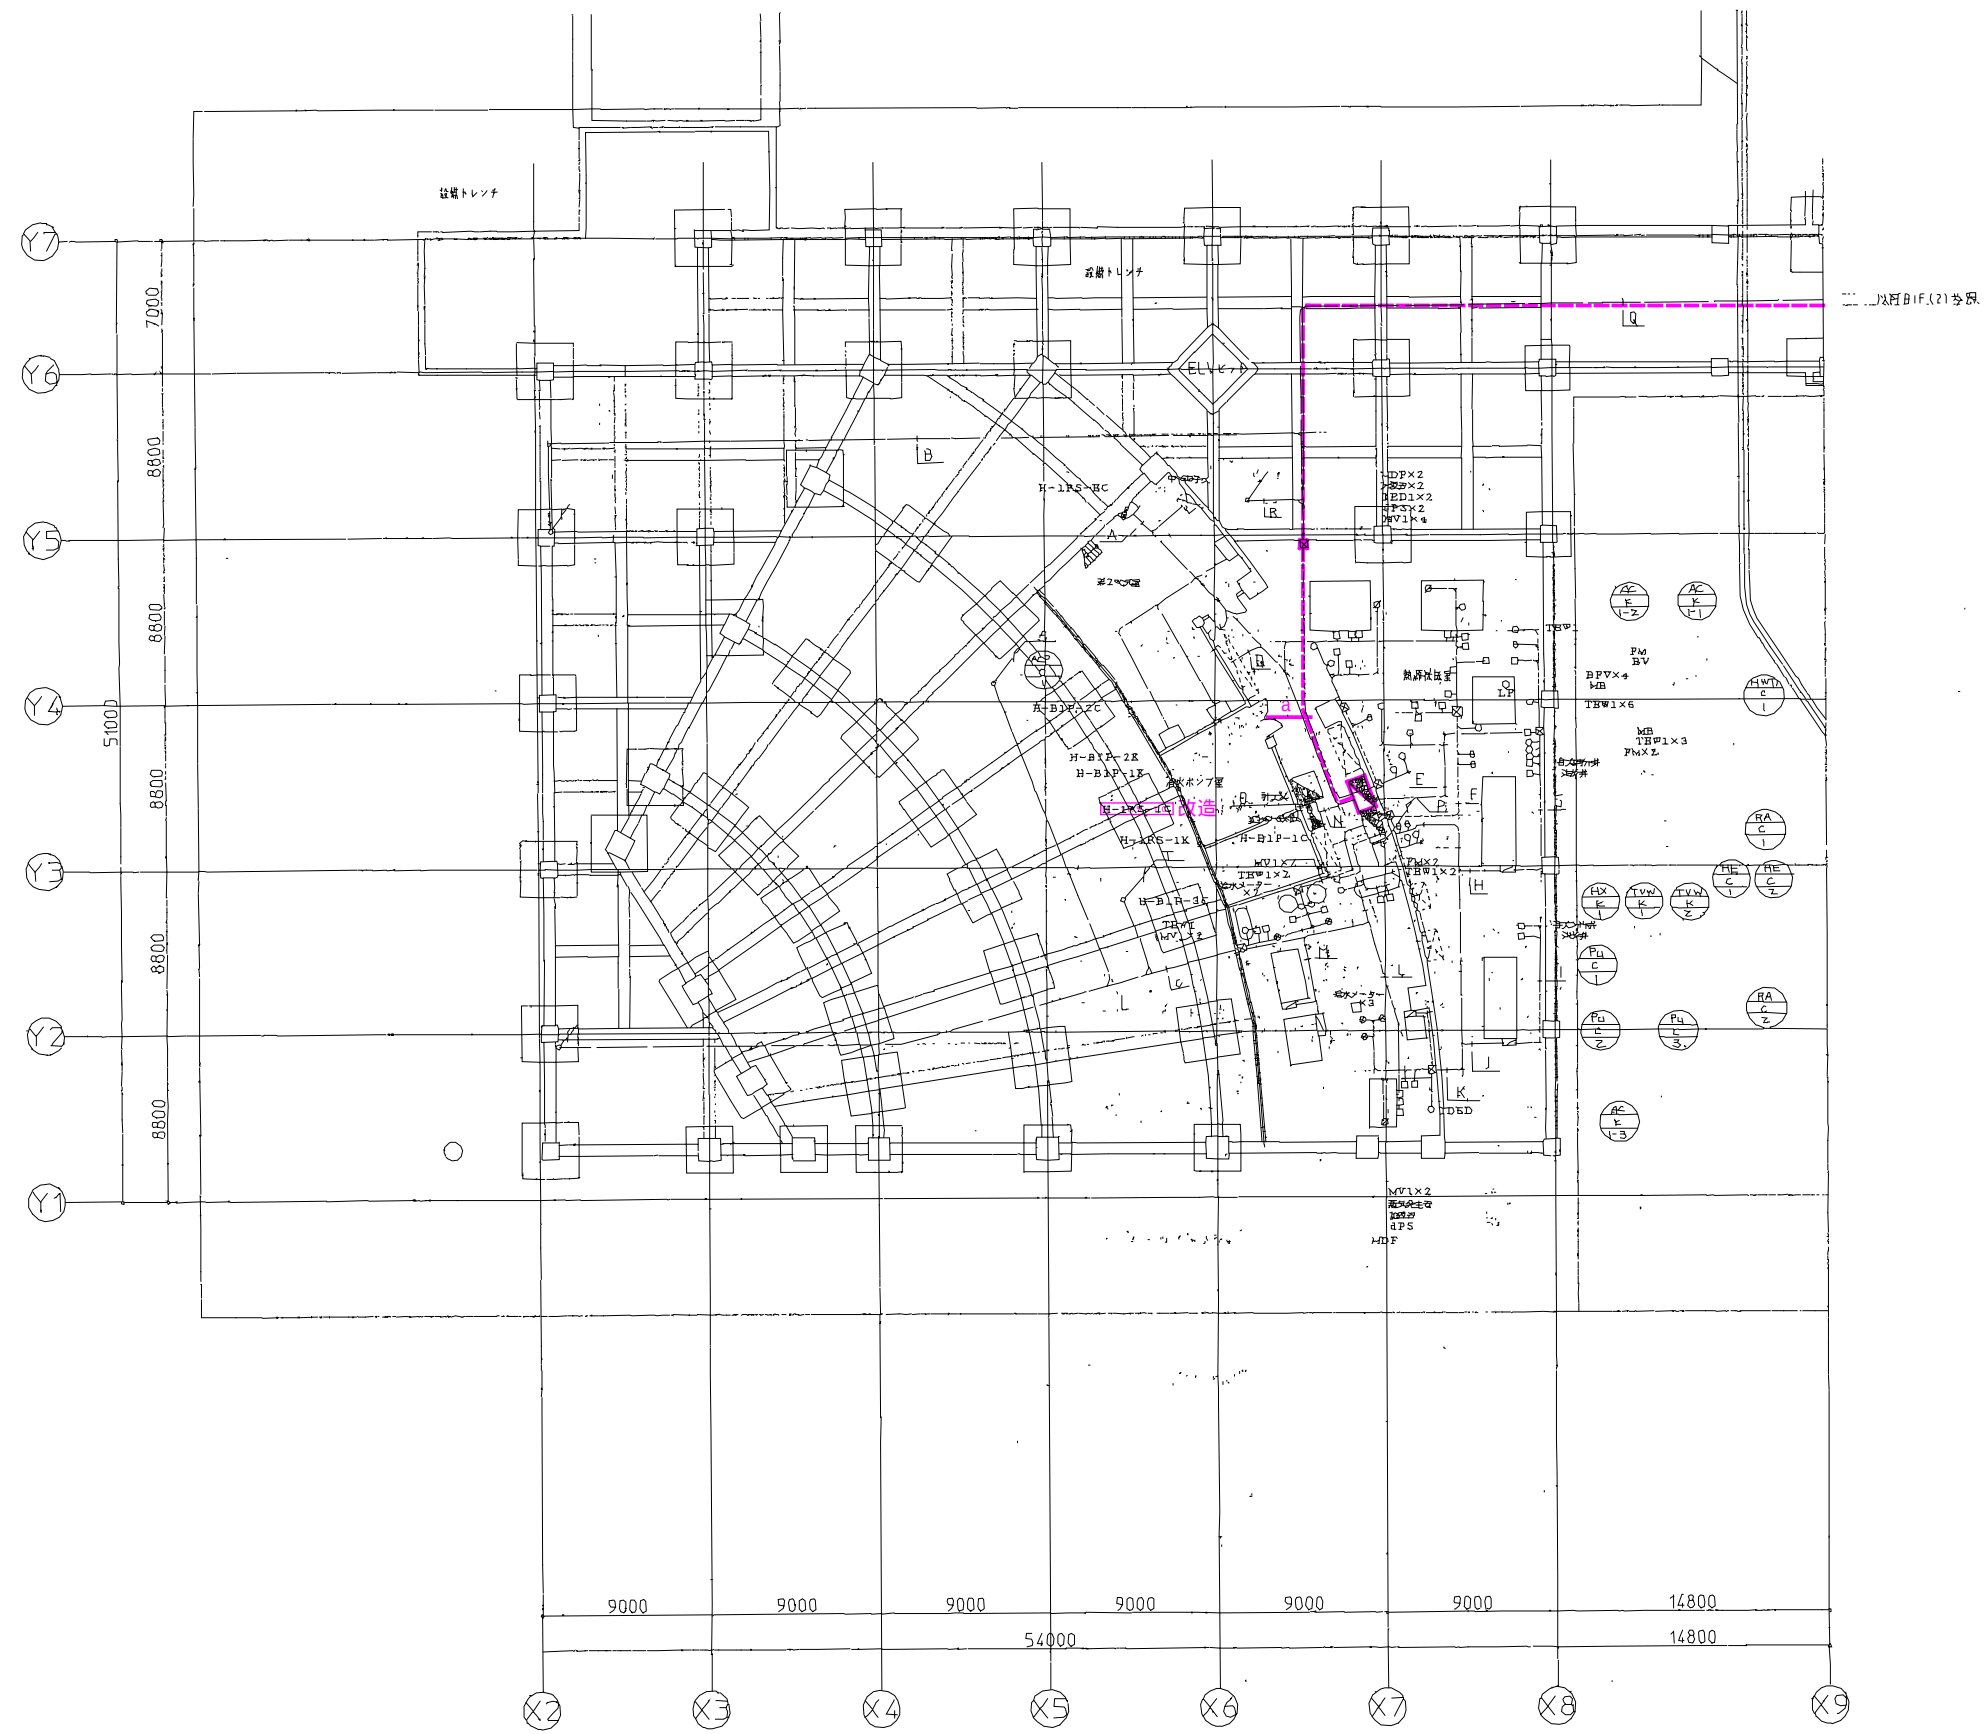

<新設>
-a-
光ケーブル EM-4C

本図の太線部の配線を新設する。

自動制御 地盤平面図（大ホール棟）									
縮尺	1	2	0	0					
通信幹線新設図									